
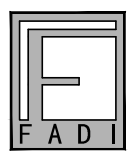


姓名	日期	姓名	日期
专业		专业	
建筑		电气	
结构		测量	
给排水			

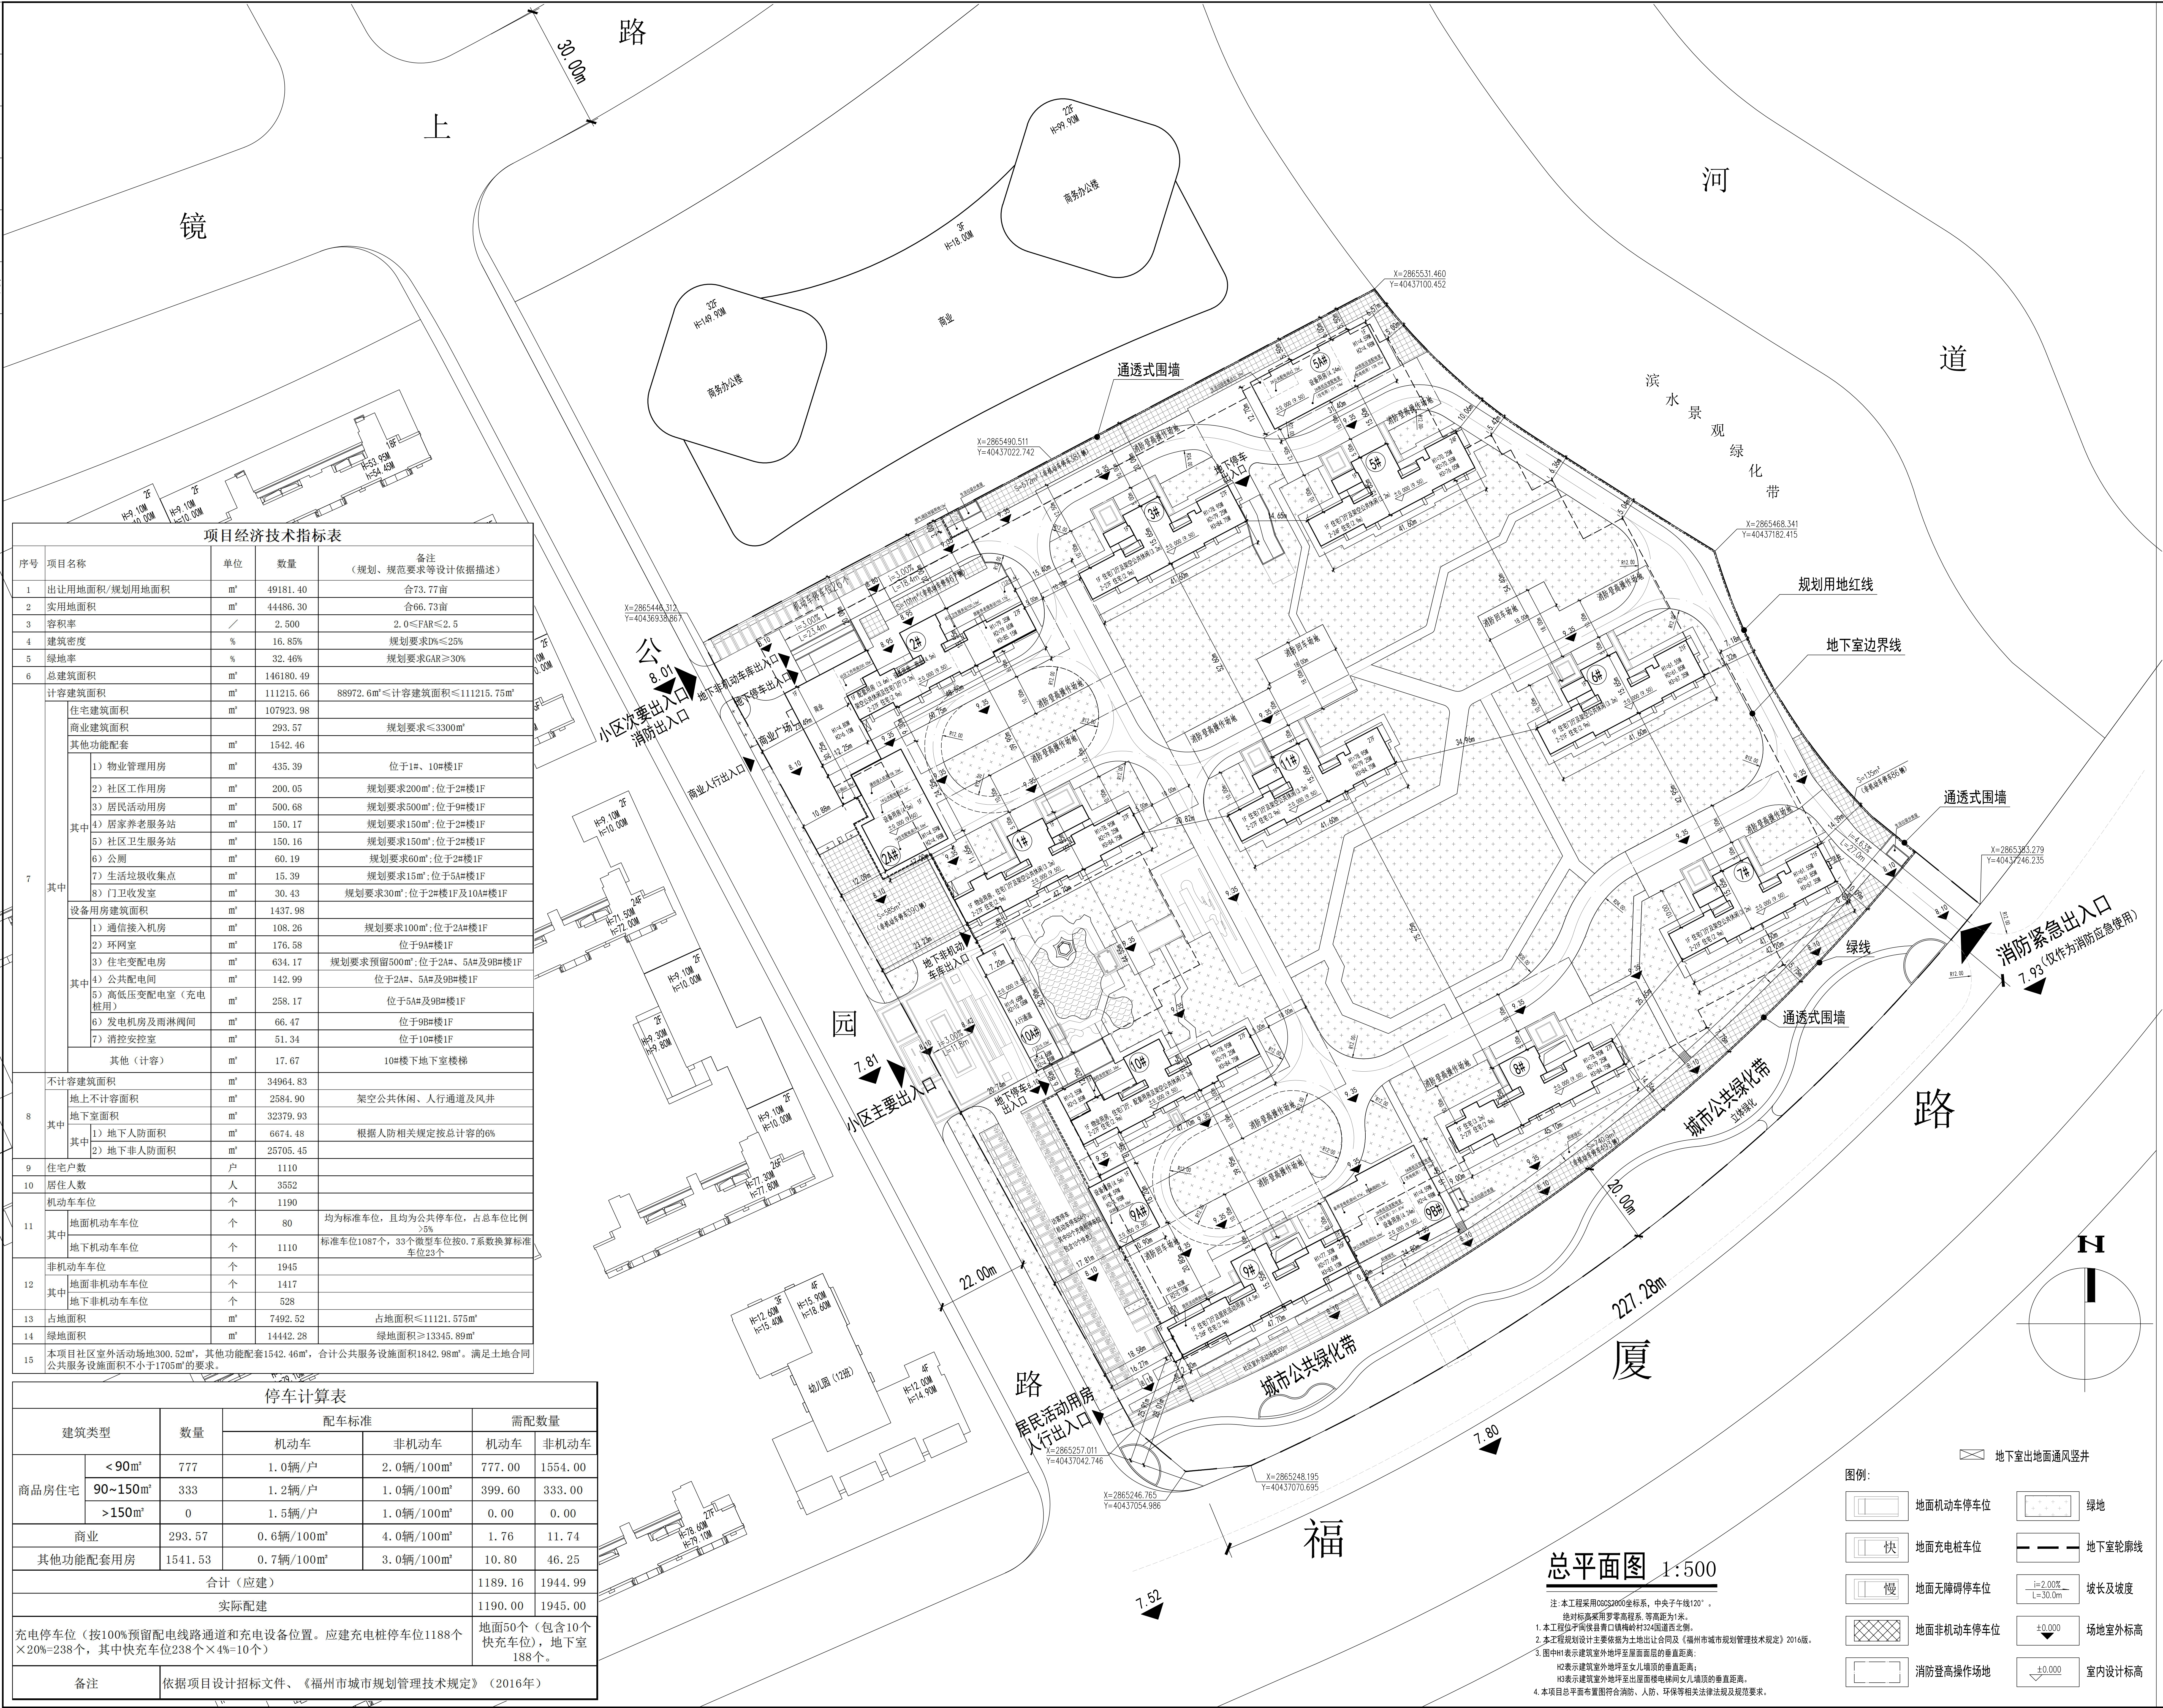

福州市建筑设计院有限责任公司

设计证书甲级编号 A135001543

图纸专用章

注册建筑师执业章

注册结构师/设备师执业证

施工图审查单位

施工图审查合格书编号

工程名称

子项名称

建设单位

闽侯县榕发建设发展有限公司

申定		
----	--	--

工程负责人 许育能 李俊峰

工程助理	陈壮华	1/1
------	-----	-----

专业负责人	许育能 陈壮华	
-------	---------	---

甲 核	李俊峰	李俊峰
-----	-----	-----

校 对	李俊峰	
-----	-----	--

设计	陈仕平	
校核	陈仕平	

明 國	徐仁平	丁
國 人		

四、五

总平面图

工程编号		图号	
------	--	----	--

子項圖号		版 本	V
			5.0

本图纸需加盖出图专用章方可生效