


专业负责人	姓名	日期	专业负责人	姓名	日期	合作设计	姓名	日期
			电气工程			审核		
			给排水					
			暖通					
			专业负责人					
			校对					

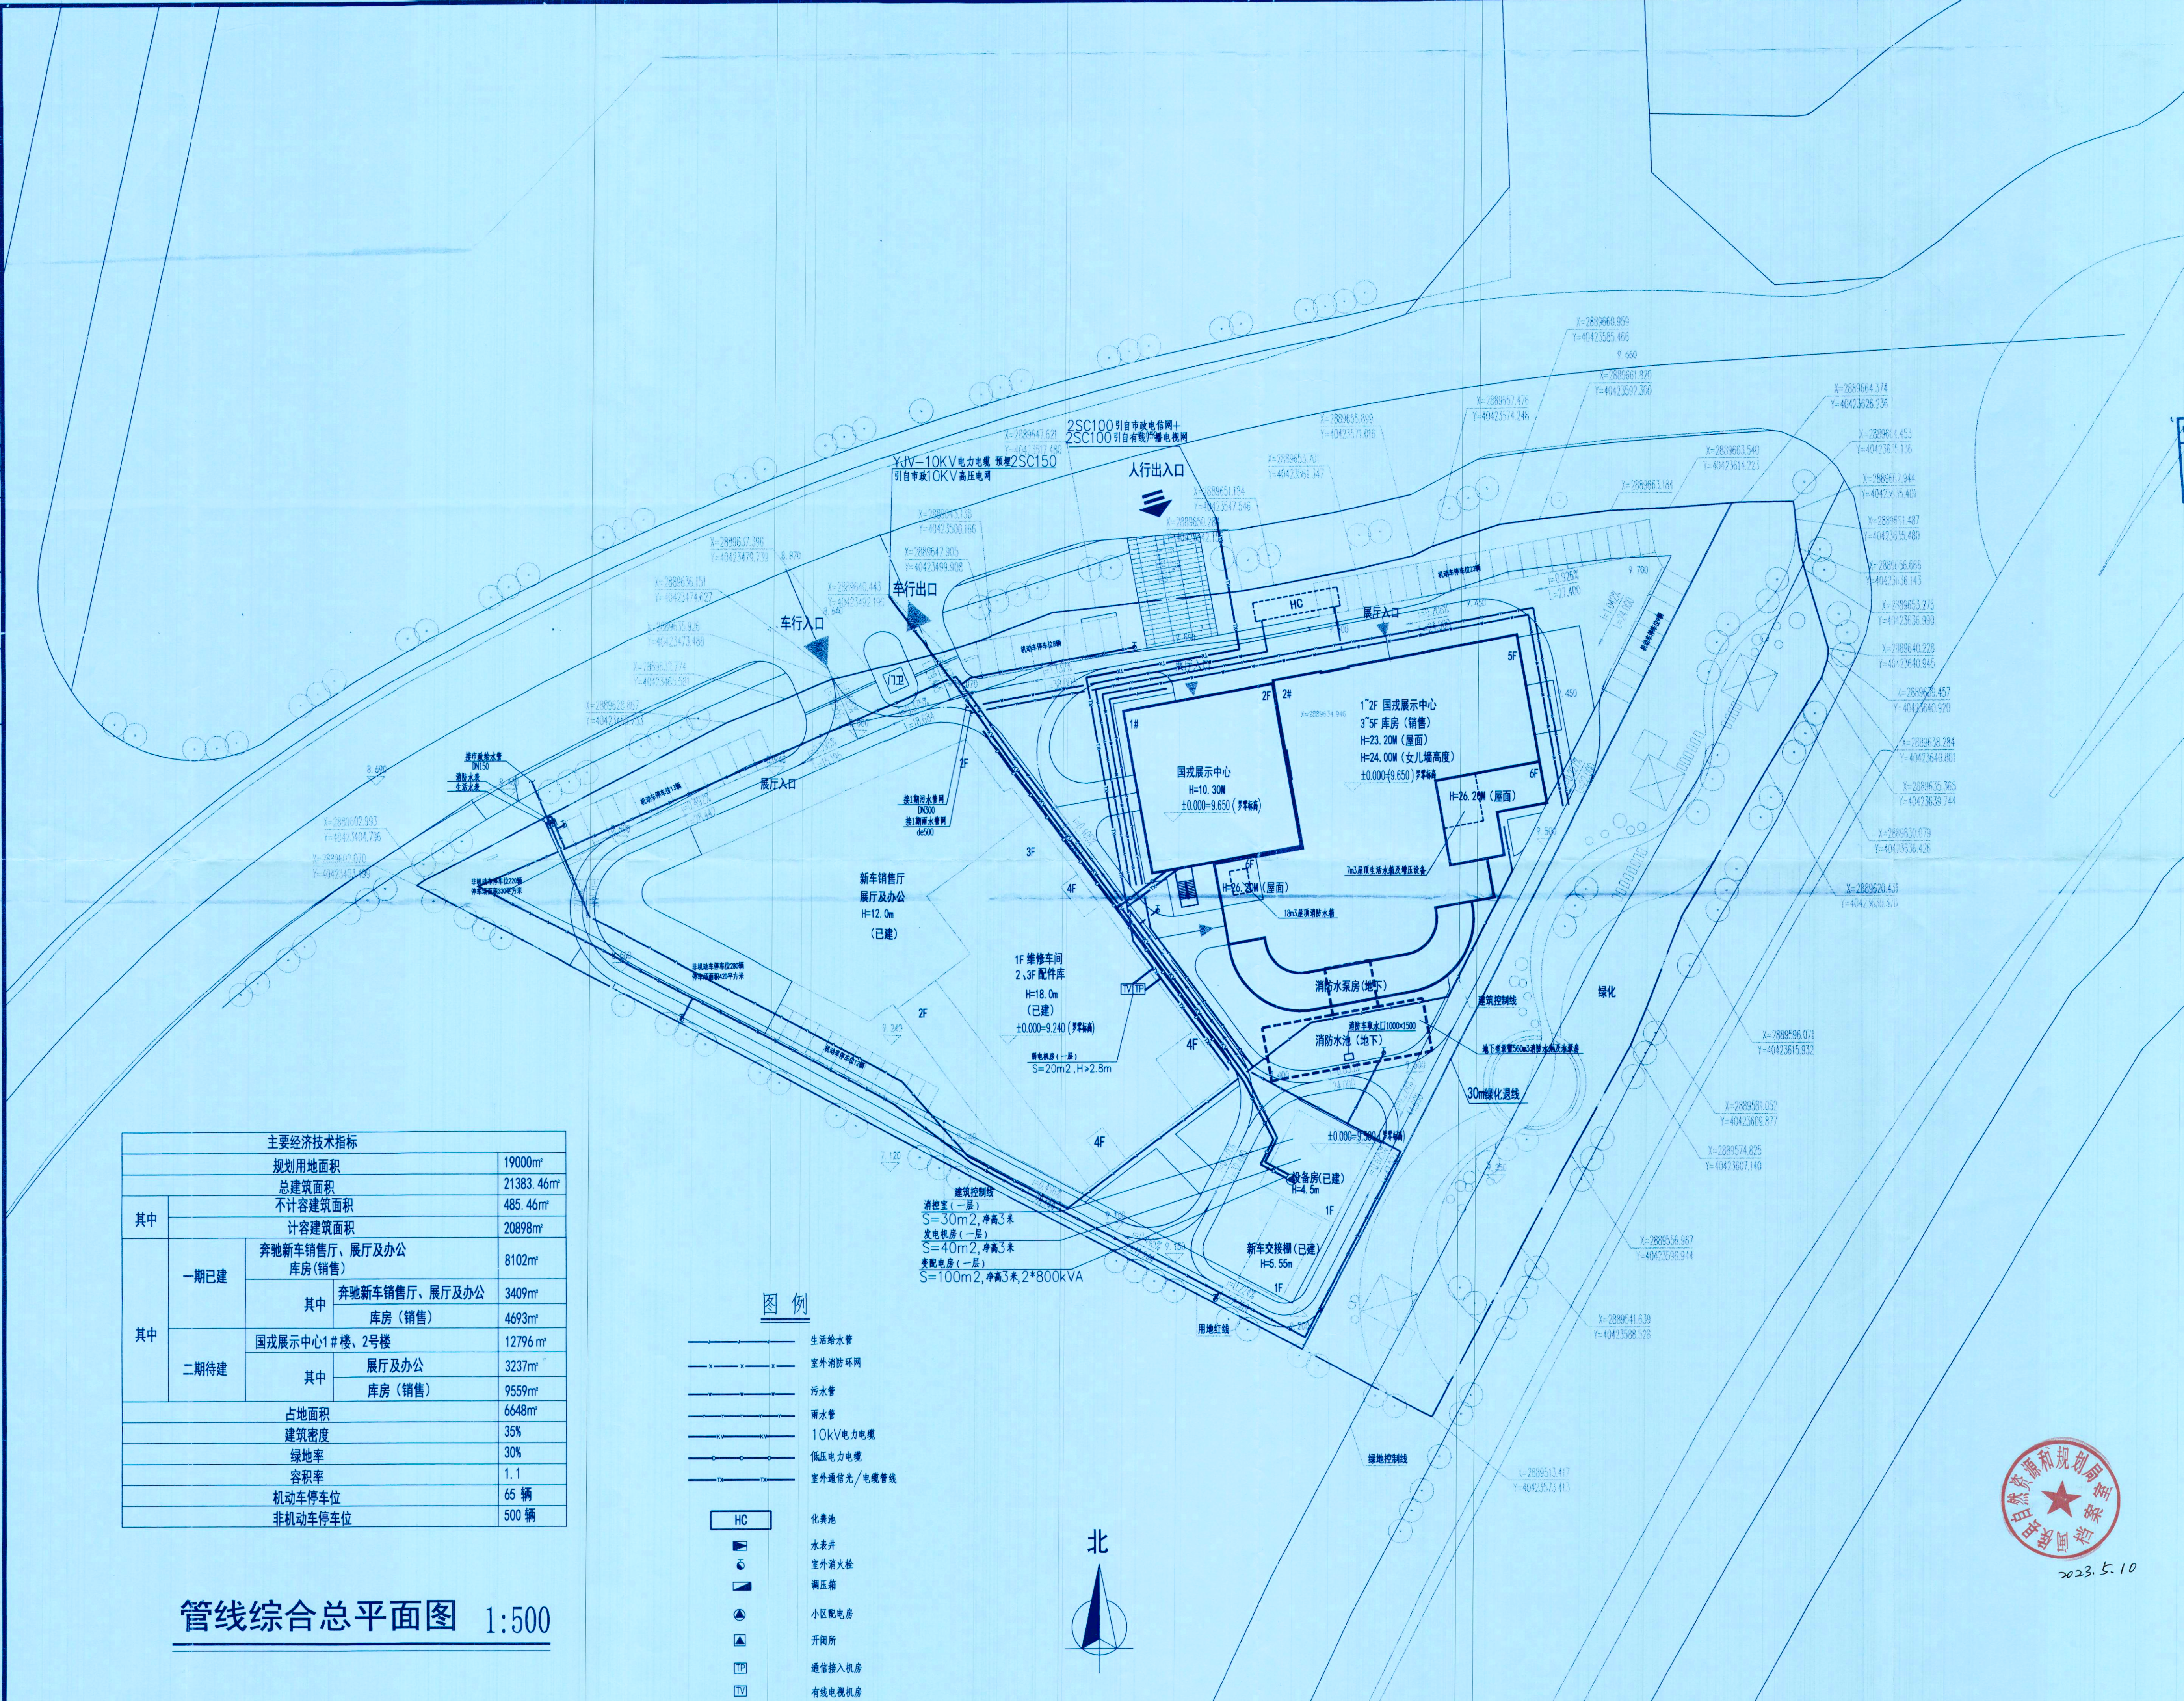

		
福建省合道建筑设计有限公司		
FUJIAN HORDOR ARCHITECTURE & DESIGN CO., LTD		
本图版权所有，除本工程外对本图的任何其他用途和复制，必须获得本公司的书面许可。		
出图章 审核 质量	福建省合道建筑设计有限公司 范围：建筑工程 等级：甲级 证号：A13502973 有效期至：2024年05月16日	用章 工程
注册执业章 REGISTERED SEAL		
中华人民共和国一级注册建筑师 姓名：陈硕 注册号：3500297-004 有效期：至2020年12月31日		
备注 REMARKS		
A-0		2020.11
版本号 REVISION No.	日期 DATE	
施工图审查机构 EXAMINED BY		
施工图审查合格书编号 CERTIFICATE No.		
业主 CLIENT 福州国戎汽车销售服务有限公司		
工程名称 PROJECT NAME 福州国戎奔驰6S店		
项目名称 ITEM NAME 福州国戎奔驰6S店		
图名 DRAWING TITLE 管线综合总平面图		
工程编号 PROJECT No. 1902016		
项目经理 PROJECT MANAGER		
工程负责人 PROJECT CAPTAIN	陈硕	陈硕
工程助理 ASSISTANT TO PC	陈锋	陈锋
机电负责人 M/E CHARGE		
审 定 AUTHORIZED BY		
审 核 EXAMINED BY	庄鸿 张建霞	庄鸿 张建霞
专业负责人 MAIN ENGINEER	黄闻汉 徐鹏	黄闻汉 徐鹏
专业助理 ASSISTANT TO ME		
校对人 CHECKED BY	廖鑫 徐鹏	廖鑫 徐鹏
设计人 DESIGNED BY	陈秀慧 陈成军	陈秀慧 陈成军
制图人 DRAWN BY	陈秀慧 陈成军	陈秀慧 陈成军
图别 TYPE	管综	
图号 No.		