



专业名称	姓名	日期	专业名称	姓名	日期	合作设计	
专业名称	姓名	日期	专业名称	姓名	日期	审核	设计
专业名称	姓名	日期	专业名称	姓名	日期	专业负责人	校对

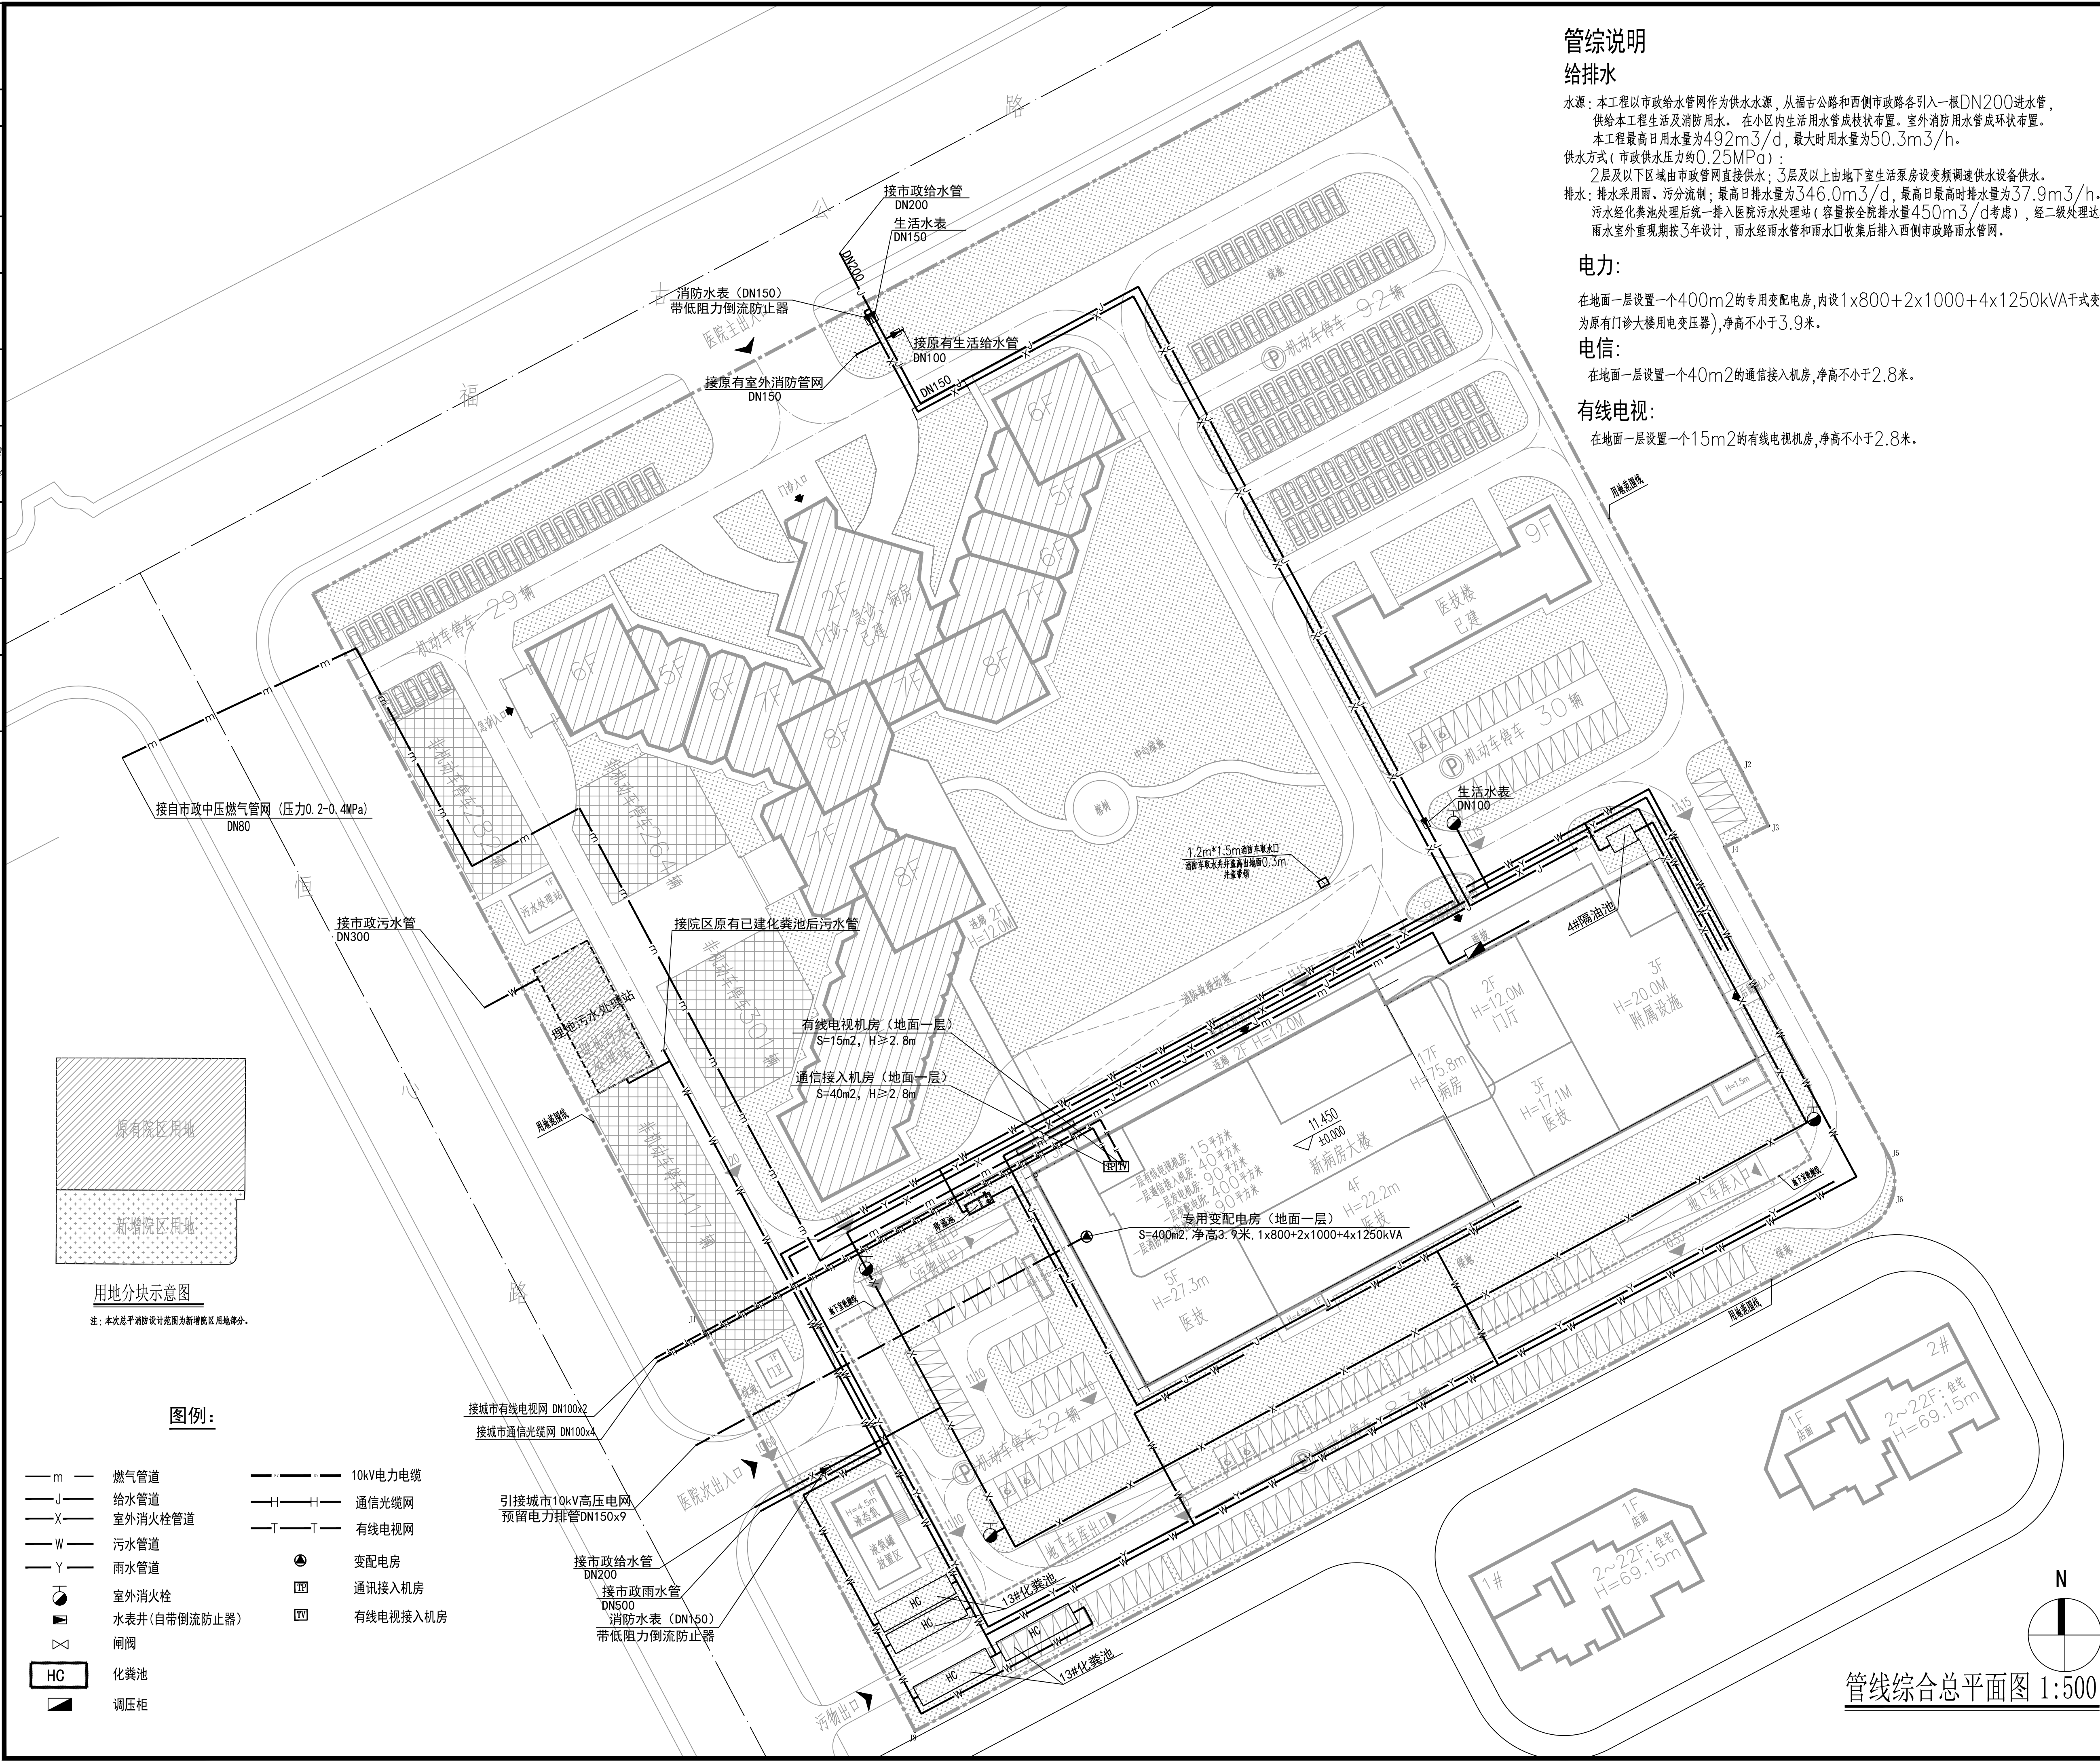

管线综合总平面图 1:500

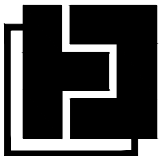

厦门合立道工程设计集团股份有限公司
 XIAMEN HORDOR ARCHITECTURE &
 ENGINEERING DESIGN GROUP CORP.,LTD.

REMARKS

出图章
PROJECT SEAL

注册执业章
REGISTERED SEAL

A- (

版本号
REVISION No.

审查机构
D BY

施工图审查合格书编号
CERTIFICATE No.

业主
CLIENT

闽侯县医院

闽侯县

项目名称 ITEM NAME	数量 QUANTITY	单位 UNIT	单价 UNIT PRICE	合价 AMOUNT	备注 REMARKS
1. 挖土方	100	m³	15.00	1500.00	
2. 运土方	100	m³	10.00	1000.00	
3. 回填土方	100	m³	12.00	1200.00	
4. 砌砖墙	100	m³	20.00	2000.00	
5. 抹灰	100	m²	5.00	500.00	
6. 铺地砖	100	m²	8.00	800.00	
7. 刷油漆	100	m²	3.00	300.00	
8. 安装门窗	100	m²	12.00	1200.00	
9. 水电安装	100	m	10.00	1000.00	
10. 其他工程	100	m³	18.00	1800.00	
合计	1000			10000.00	

閩侯

图名
DRAWING TITLE

管线综合总平面图

工程编号 170529-Z
PROJECT No.

项目经理
PROJECT MANAGER

PROJECT CAPTAIN

ASSISTANT TO PC
机电负责人

目 定
AUTHORIZED BY

百 核
XAMINED BY

MAIN ENGINEER

ASSISTANT TO ME
対人

设计人

制图人
DATE: PV

图别 TYPE	管综
------------	----

图形文件名
DRAWING FILE NAME

图号 No.	GZ-01
-----------	-------

NAME _____