


设计	审核	校对
合作设计	审核	专业负责人
日期		
姓名		
专业	给水排水	暖通
日期		
姓名		
专业	给排水	暖通
日期		
姓名		

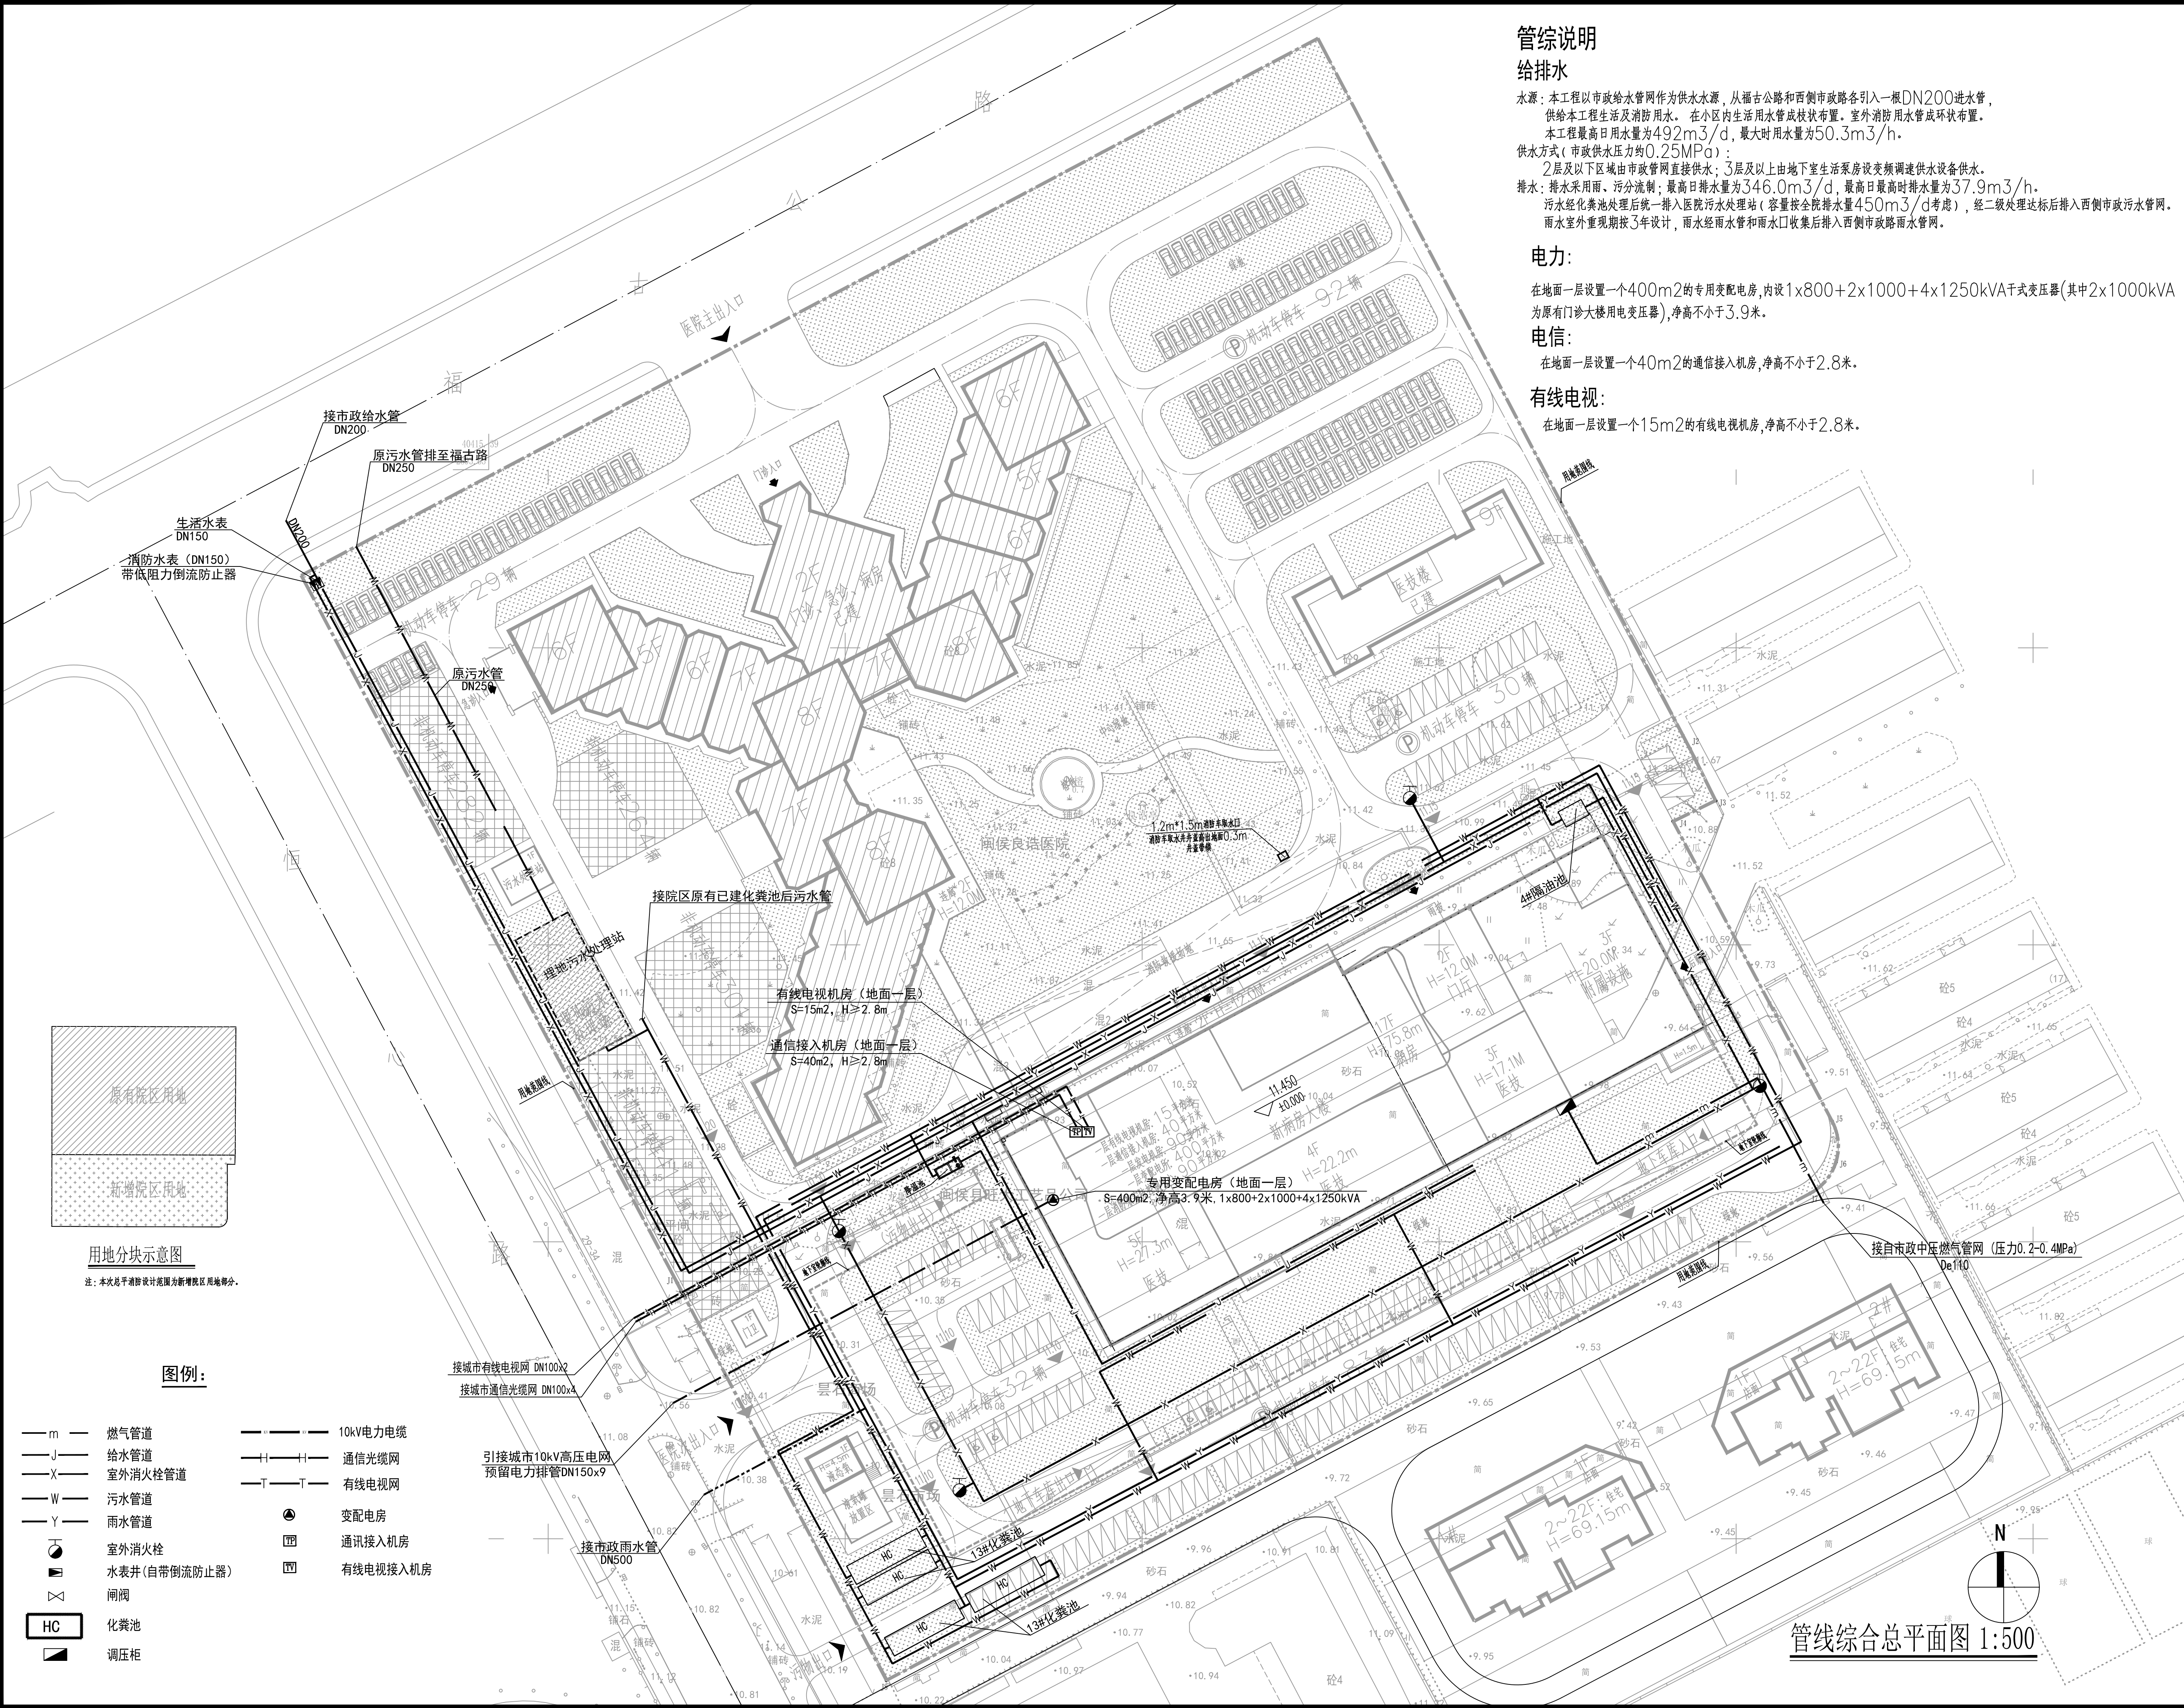

管综说明

给排水

水源：本工程以市政给水管网作为供水水源，从福古公路和西侧市政路各引入一根DN200进水管，供给本工程生活及消防用水。在小区内生活用水管成枝状布置。室外消防用水管成环状布置。

本工程最高日用水量为492m³/d，最大时用水量为50.3m³/h。

供水方式（市政供水压力约0.25MPa）：

2层及以下区域由市政管网直接供水；3层及以上地下室生活泵房设变频调速供水设备供水。

排水：排水采用雨、污分流制；最高日排水量为346.0m³/d，最高日最高时排水量为37.9m³/h。

污水经化粪池处理后统一排入医院污水处理站（容量按全院排水量450m³/d考虑），经二级处理达标后排入西侧市政污水管网。

雨水室外重现期按3年设计，雨水经雨水管和雨水口收集后排入西侧市政雨水管网。

电力：

在地面一层设置一个400m²的专用变配电房，内设1x800+2x1000+4x1250kVA干式变压器（其中2x1000kVA为原有门诊大楼用电变压器），净高不小于3.9米。

电信：

在地面一层设置一个40m²的通信接入机房，净高不小于2.8米。

有线电视：

在地面一层设置一个15m²的有线电视机房，净高不小于2.8米。

厦门合立道工程设计集团股份有限公司 XIAMEN HORDOR ARCHITECTURE & ENGINEERING DESIGN GROUP CORP.,LTD.			
备注 REMARKS			
出图章 PROJECT SEAL			
注册执业章 REGISTERED SEAL			
A-0		2018.10	
版本号 REVISION No.		日期 DATE	
施工图审查机构 EXAMINED BY			
施工图审查合格书编号 CERTIFICATE No.			
FJSS-			
业主 CLIENT			
闽侯县医院			
工程名称 PROJECT NAME			
闽侯县医院新病房大楼建设项目			
项目名称 ITEM NAME			
闽侯县医院新病房大楼建设项目			
图名 DRAWING TITLE			
管线综合总平面图			
工程编号 PROJECT No.			
170529-Z			
项目经理 PROJECT MANAGER			
工程负责人 PROJECT CAPTAIN	林卫宁		
工程助理 ASSISTANT TO PC			
机电负责人 M/E CHARGE			
审定 AUTHORIZED BY			
审核 EXAMINED BY	庄鸿/彭海林		
专业负责人 MAIN ENGINEER	庄鸿/彭海林		
专业助理 ASSISTANT TO ME			
校对人 CHECKED BY	阮思华/陈国洋		
设计人 DESIGNED BY	陈如麒/杜立君		
制图人 DRAWN BY	陈如麒/杜立君		
图别 TYPE	管综	图号 No.	GZ-01
图形文件名 DRAWING FILE NAME			