


专业	姓名	日期	专业	姓名	日期
建筑			电气		
结构			暖通		
给排水					

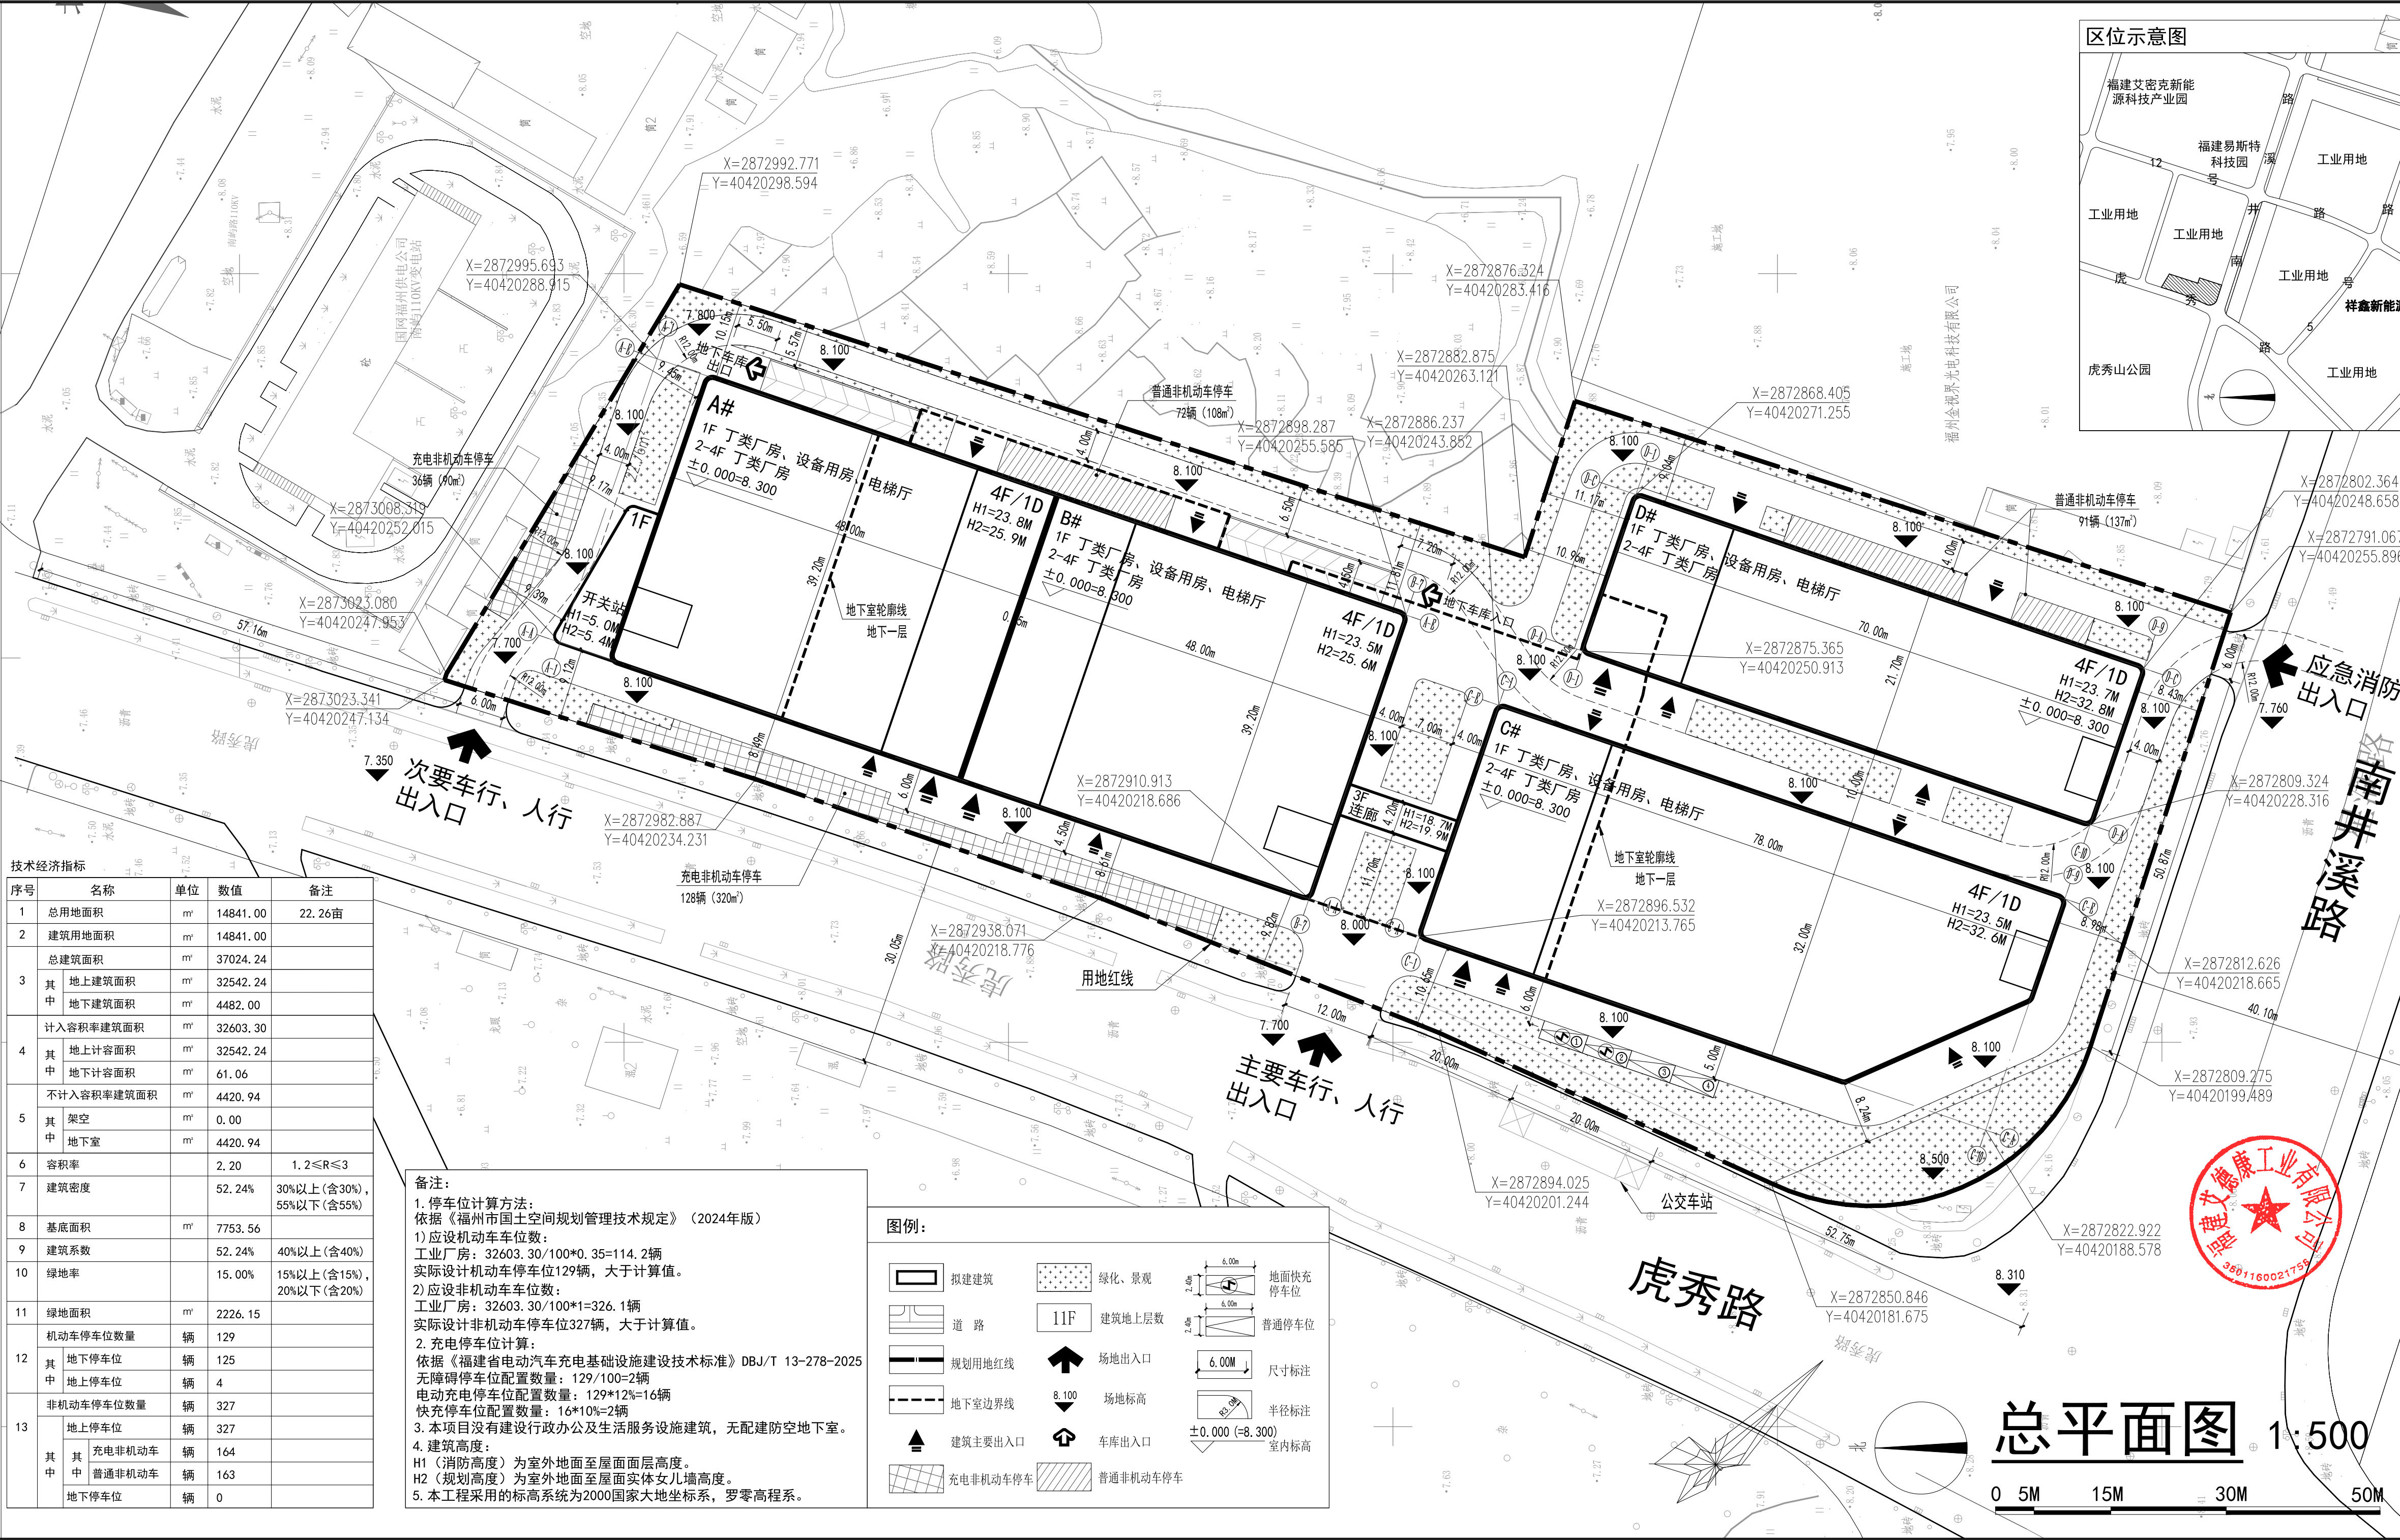

建筑设计单位	福州市建筑设计院股份有限公司
设计证书甲级编号	A135001543
图纸专业章	福建省工程勘察设计院专用章 福州市建筑设计院股份有限公司 范围: 建筑工程 资质等级: 甲级 证号: A135001543 有效期至: 2030年01月07日
注册建筑师执业章	中华人民共和国一级注册建筑师 姓名: 黄阳阳 注册号: 3500154-033 有效期: 至2027年5月
注册结构师/设备师执业章	
施工图审查单位	
施工图审查合格书编号	
工程名称	福建艾德康工业有限公司机器人智能制造项目
子项名称	
建设单位	福建艾德康工业有限公司
审定	
工程负责人	黄阳阳
工程助理	邓兴伟
专业负责人	陈文新
审核	陈伟强
校对	冉文君
设计	郭逸源
制图	郭逸源
图名	总平面图
工程编号	2025-26
图号	01
子项编号	
版本	V1.0
图别	方案
日期	2025.11

本图纸需加盖出图专用章方可生效